



SIMBOLO	DESCRIZIONE
	Condizionazione in PVC posizionata a parete tipo "Bocchioni TBA a 5 scomparti"

PIANTA PIANO TERRA SCALA 1:100

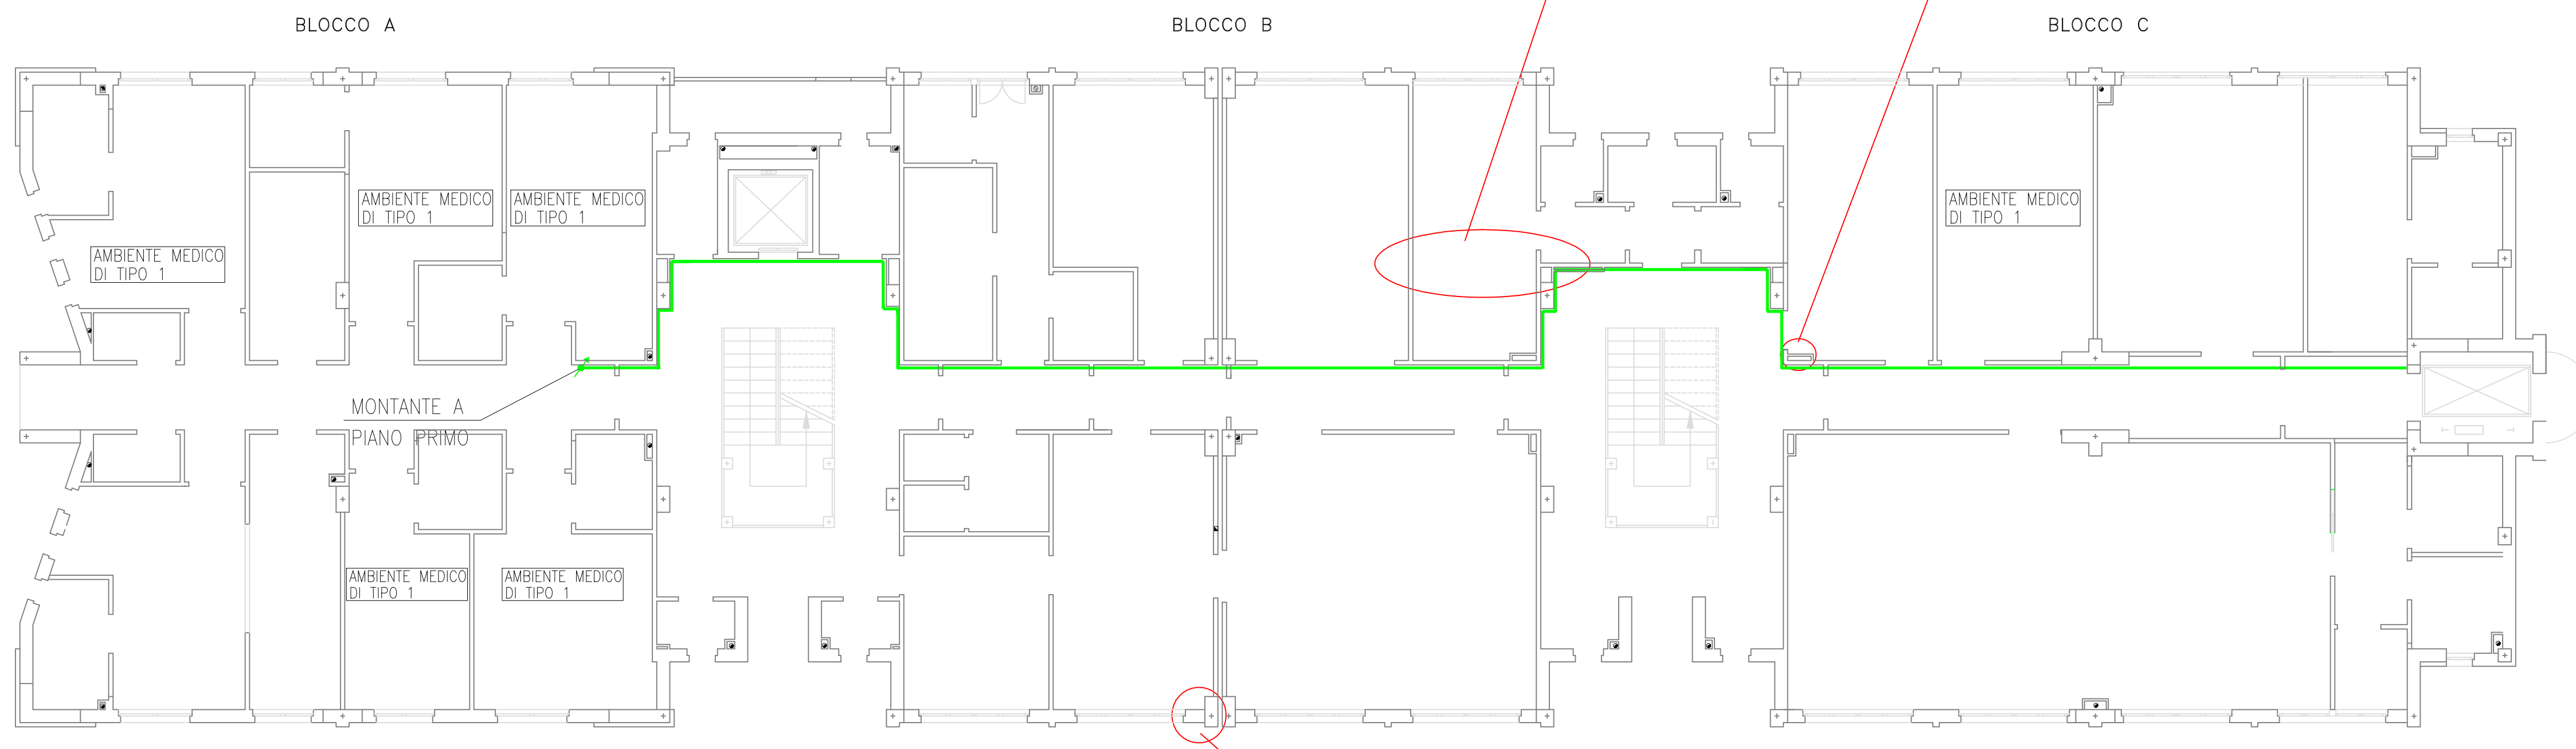


SCHEMA FUNZIONALE IMPIANTO CHIAMATE

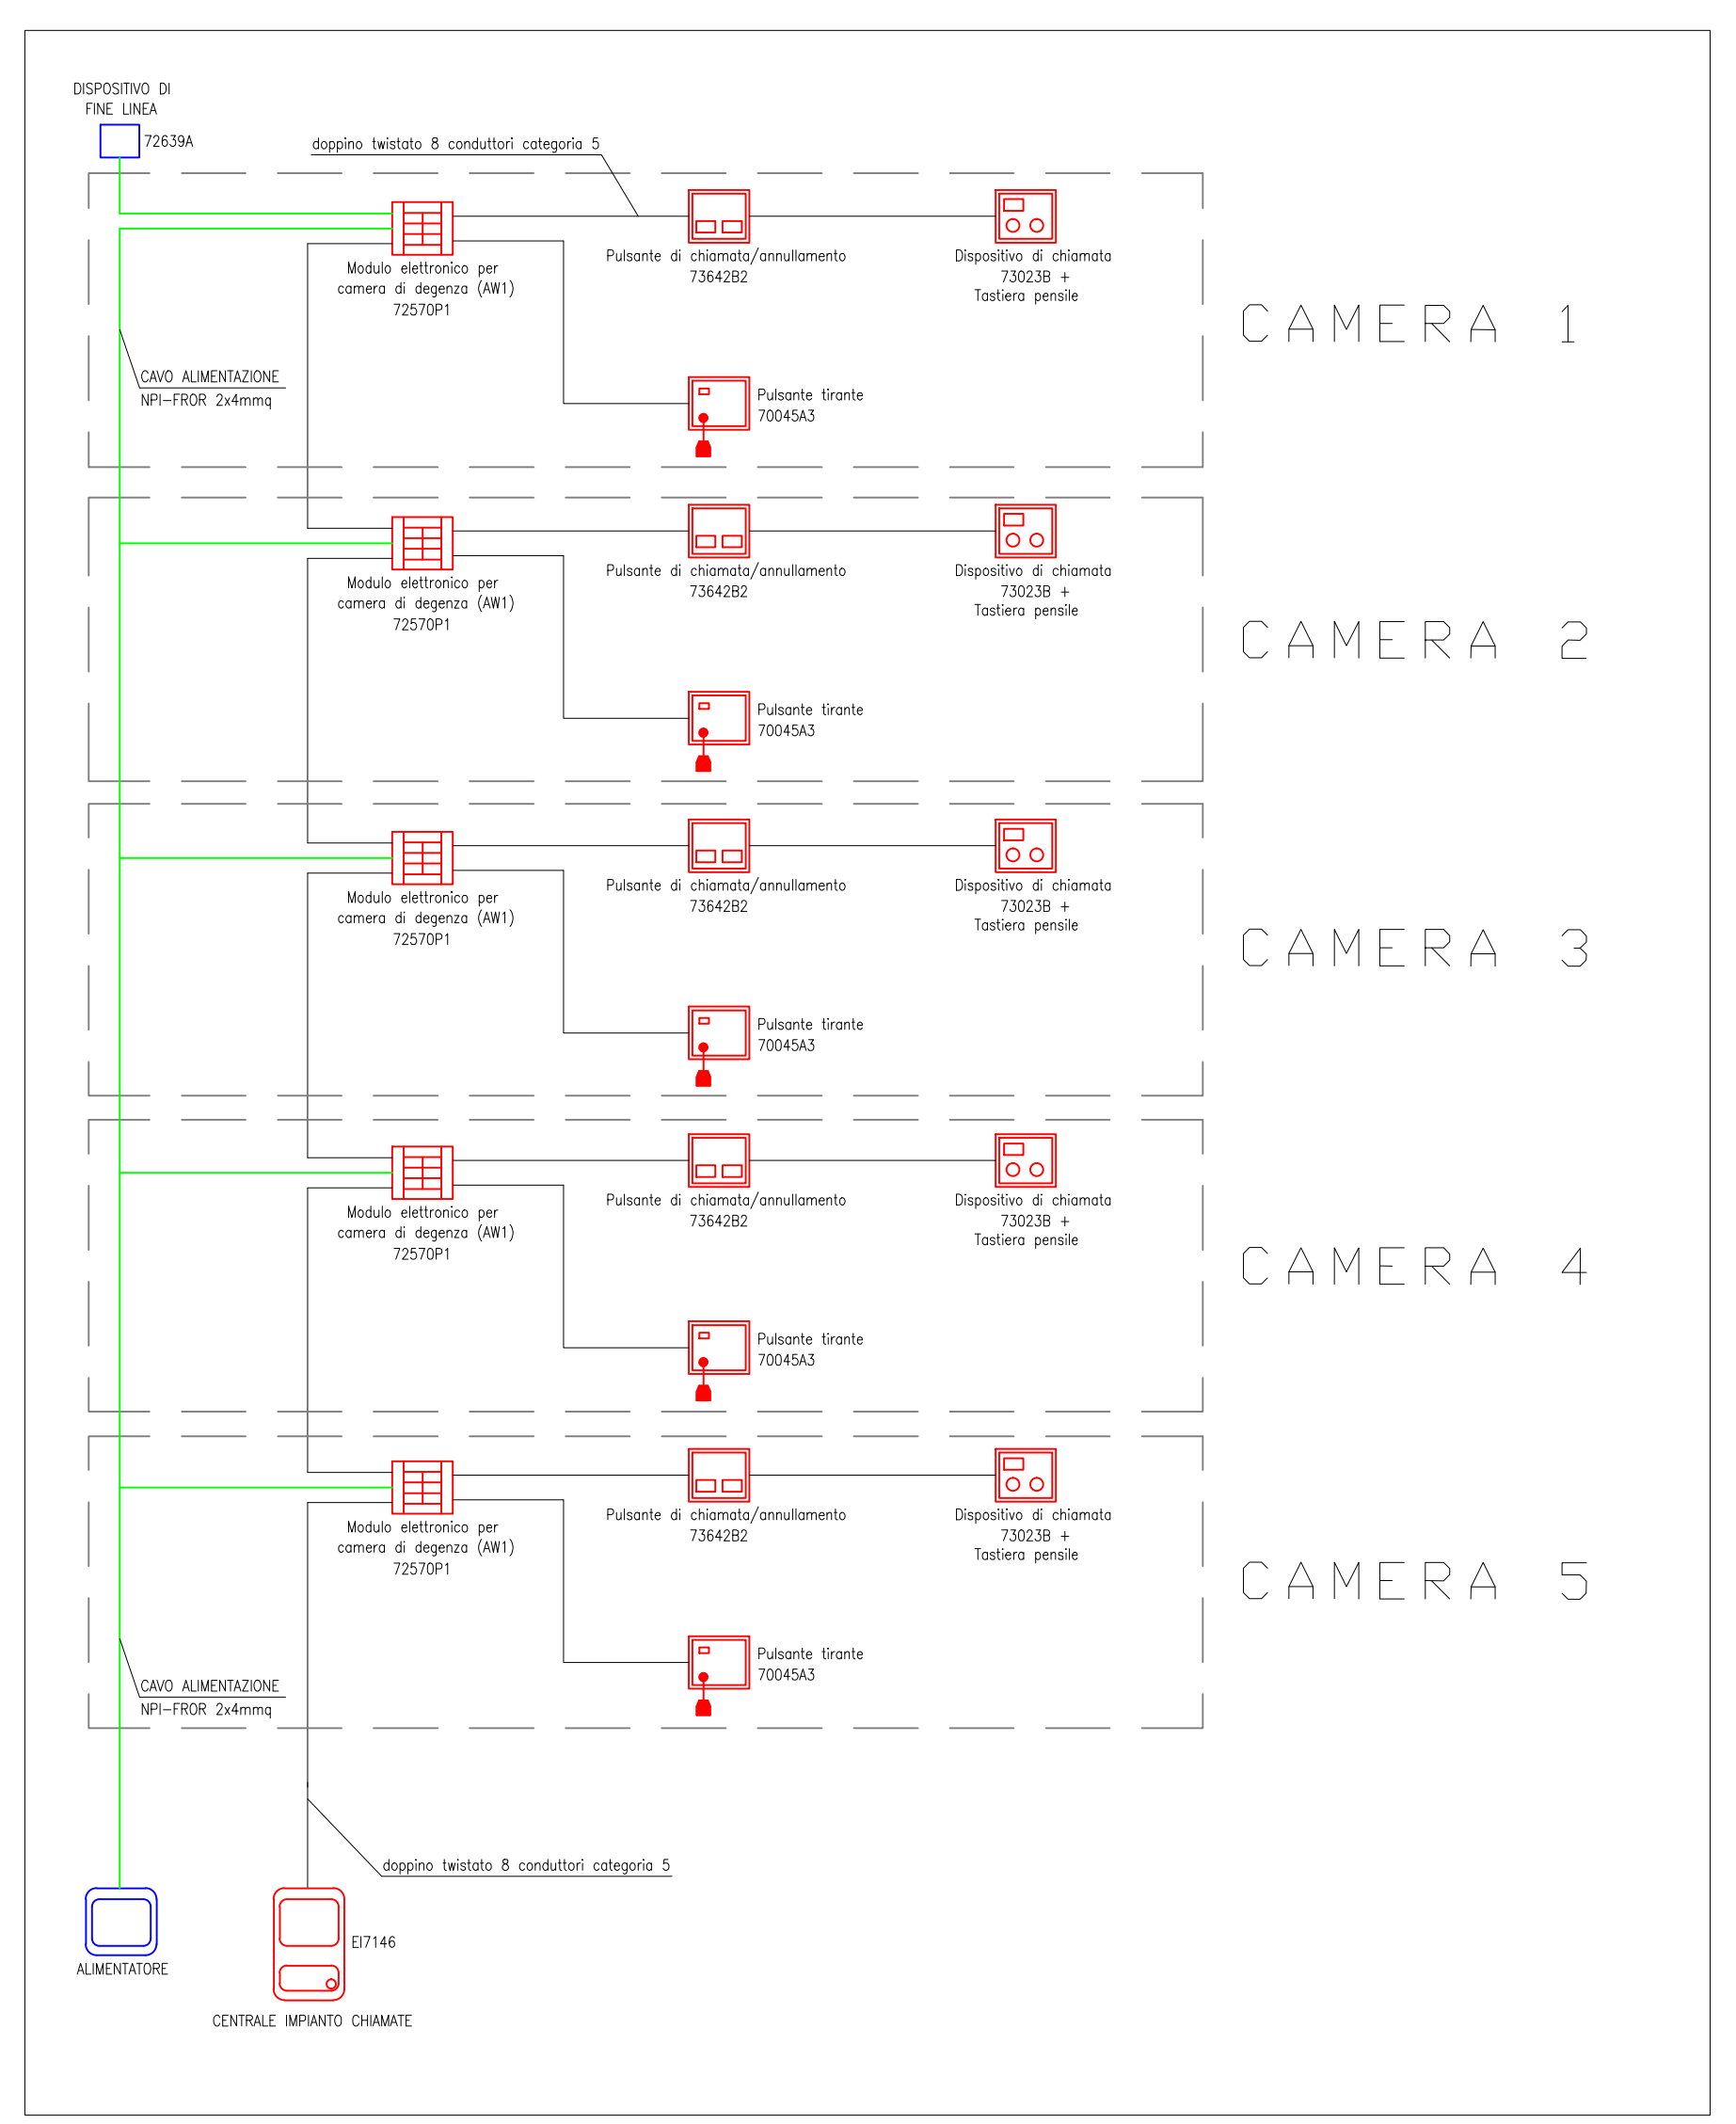

Tutti i disegni di progetto sono regolati a norma della L. 633/1941 sui diritti d'autore, e della L. 145/1949 sulle prestazioni professionali ingegneri e architetti. Tutte le eventuali varianti al presente disegno dovranno essere firmate e approvate dal progettista. E' vietato la divulgazione e la riproduzione se non espressamente autorizzata.


Per quanto attiene le posizioni e i percorsi da seguire, le canalizzazioni, le tubazioni e le scatole di derivazione ad incasso e sottotraccia sono da posare in accordo e su indicazione della D.L.

Disegno non valido ai fini architettonici.


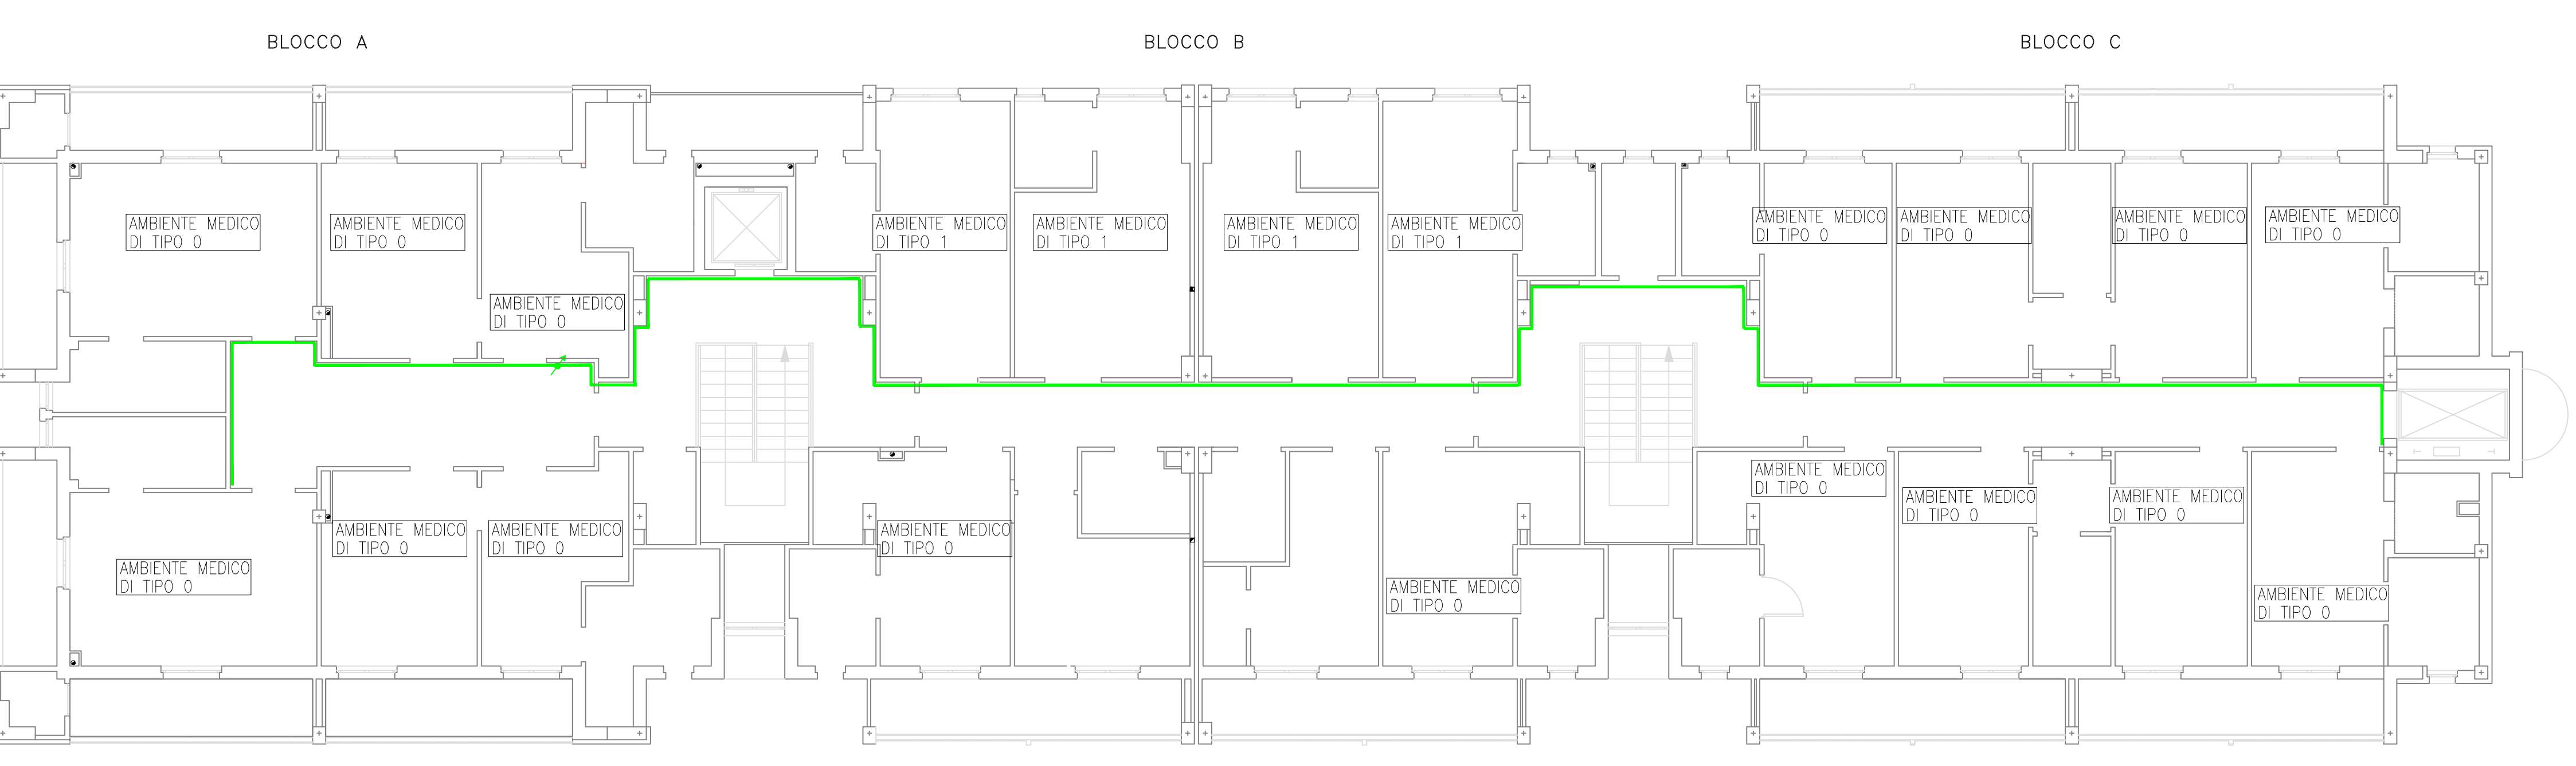


PIANTA PIANO PRIMO SCALA 1:100



EQUIPOTENZIALITA' AMBIENTI MEDICI DI TIPO 1

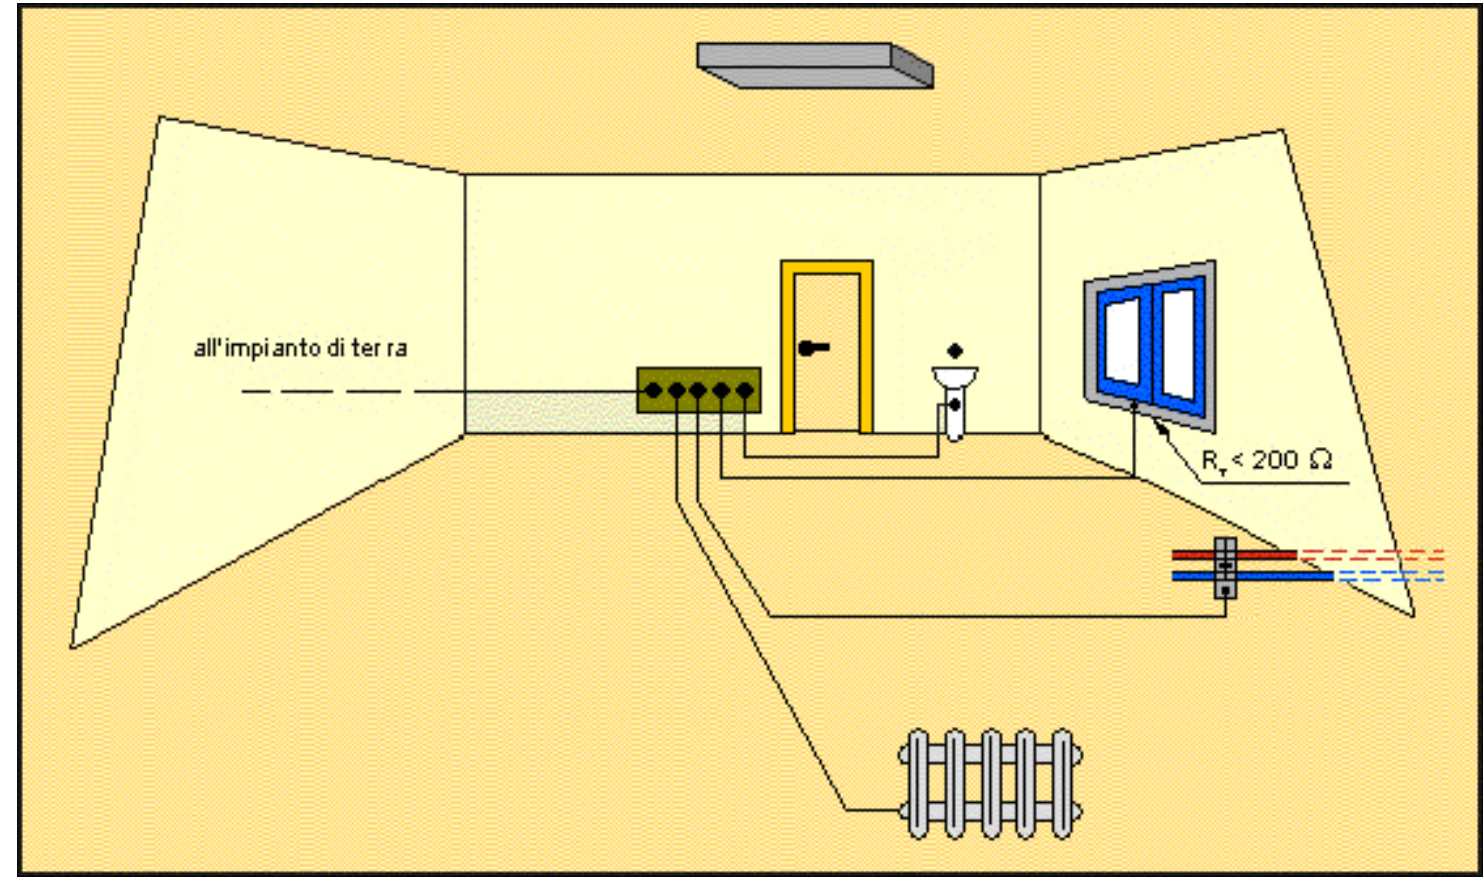

ZONE DI RISPETTO AMBIENTI MEDICI DI TIPO 1

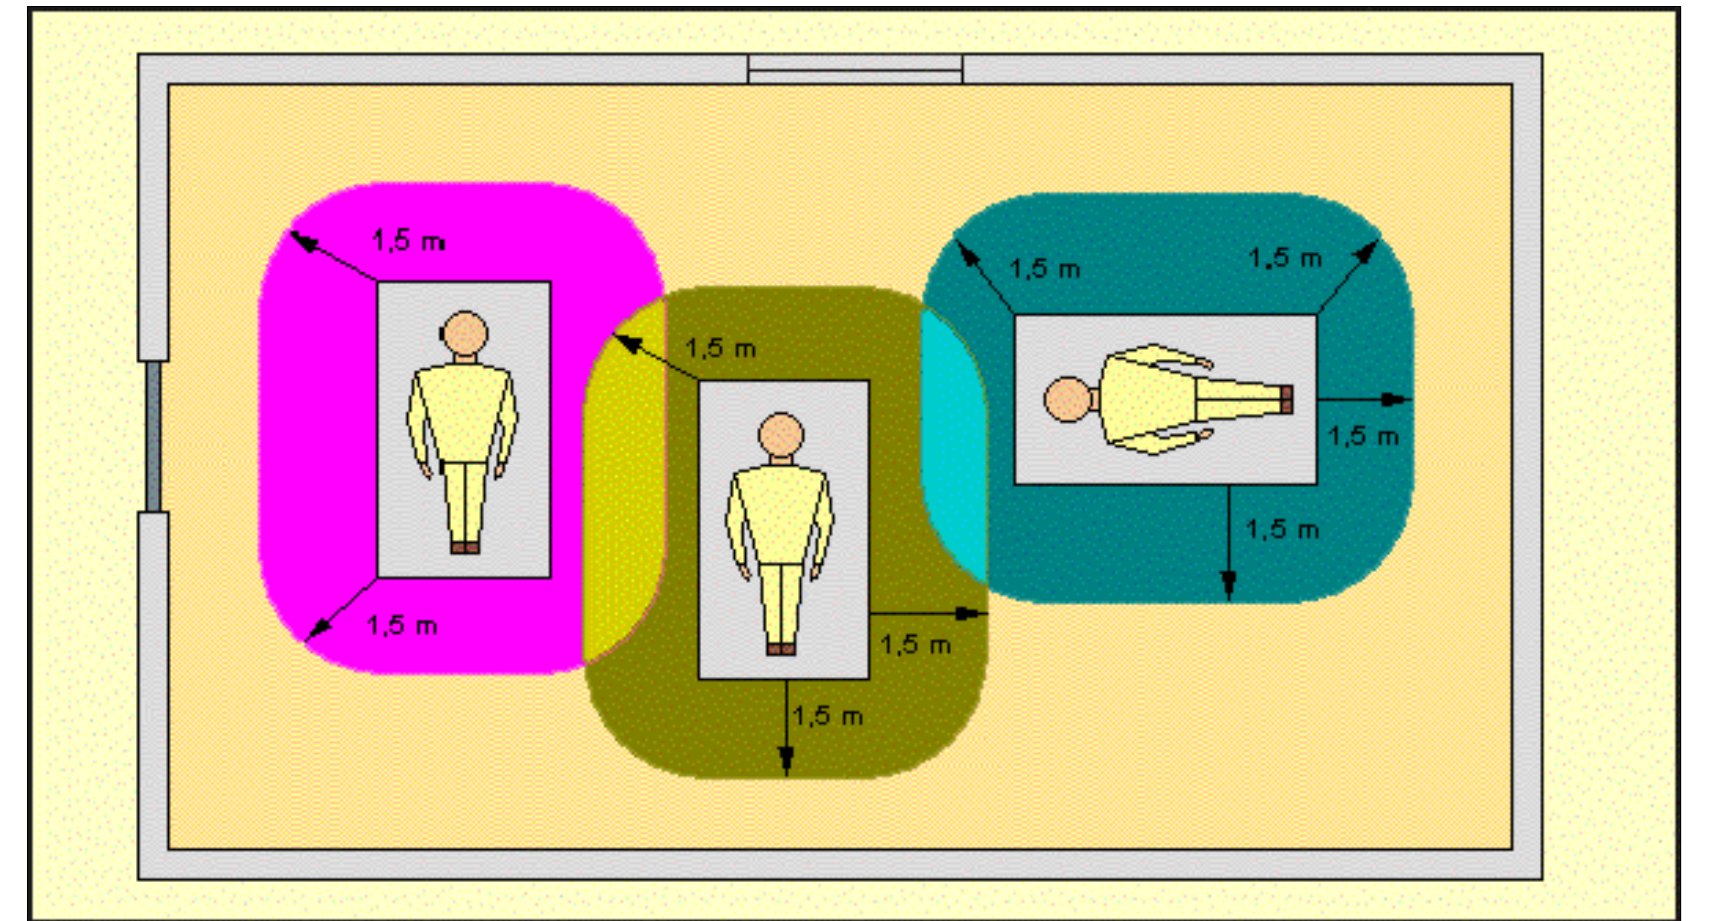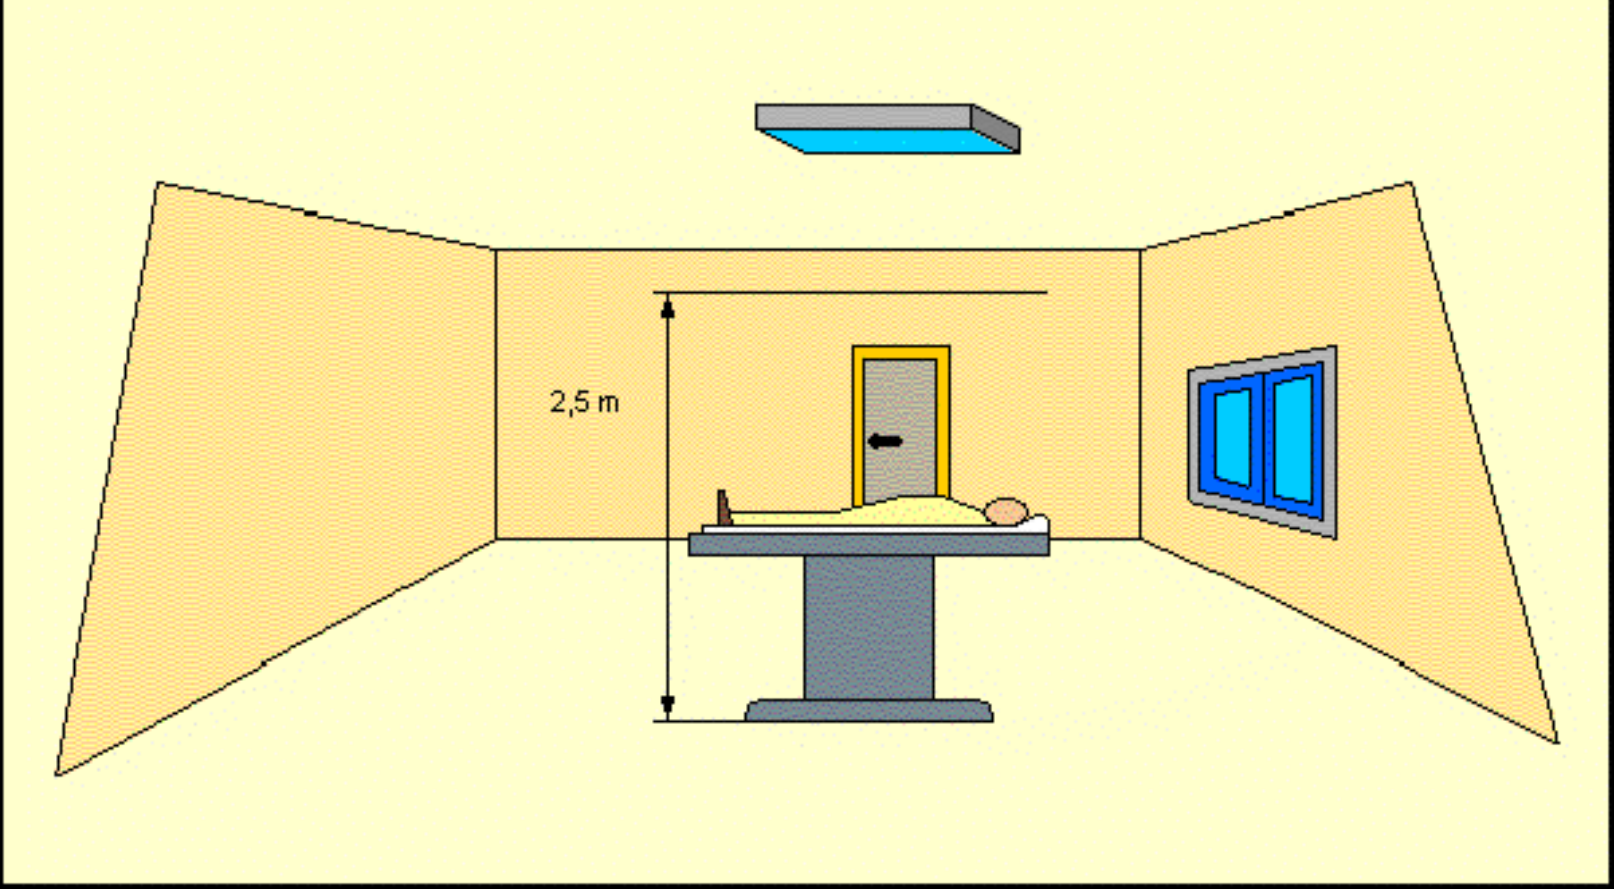

ZONE DI RISPETTO BAGNI PARTICOLARE NON IN SCALA

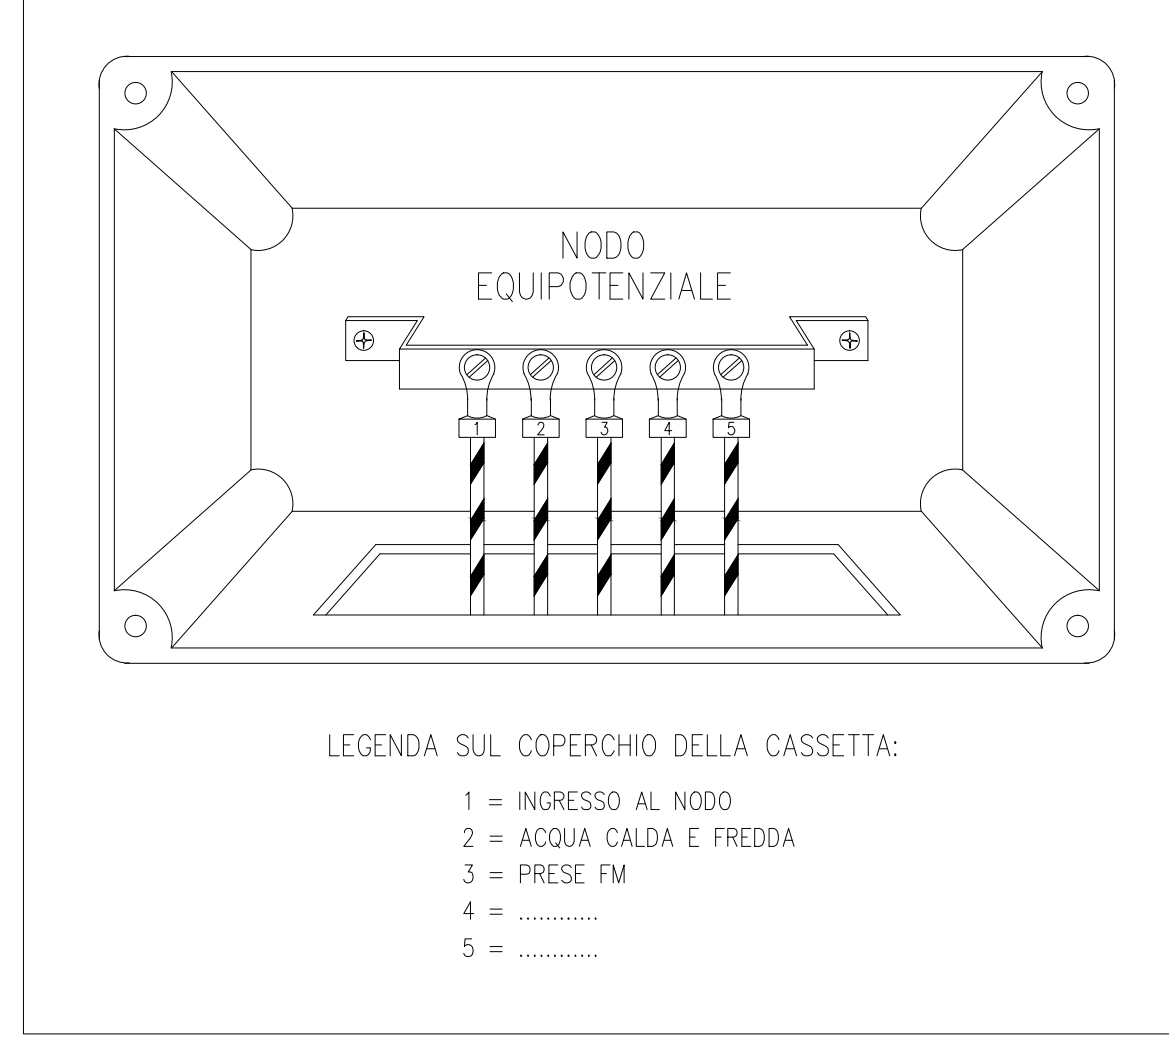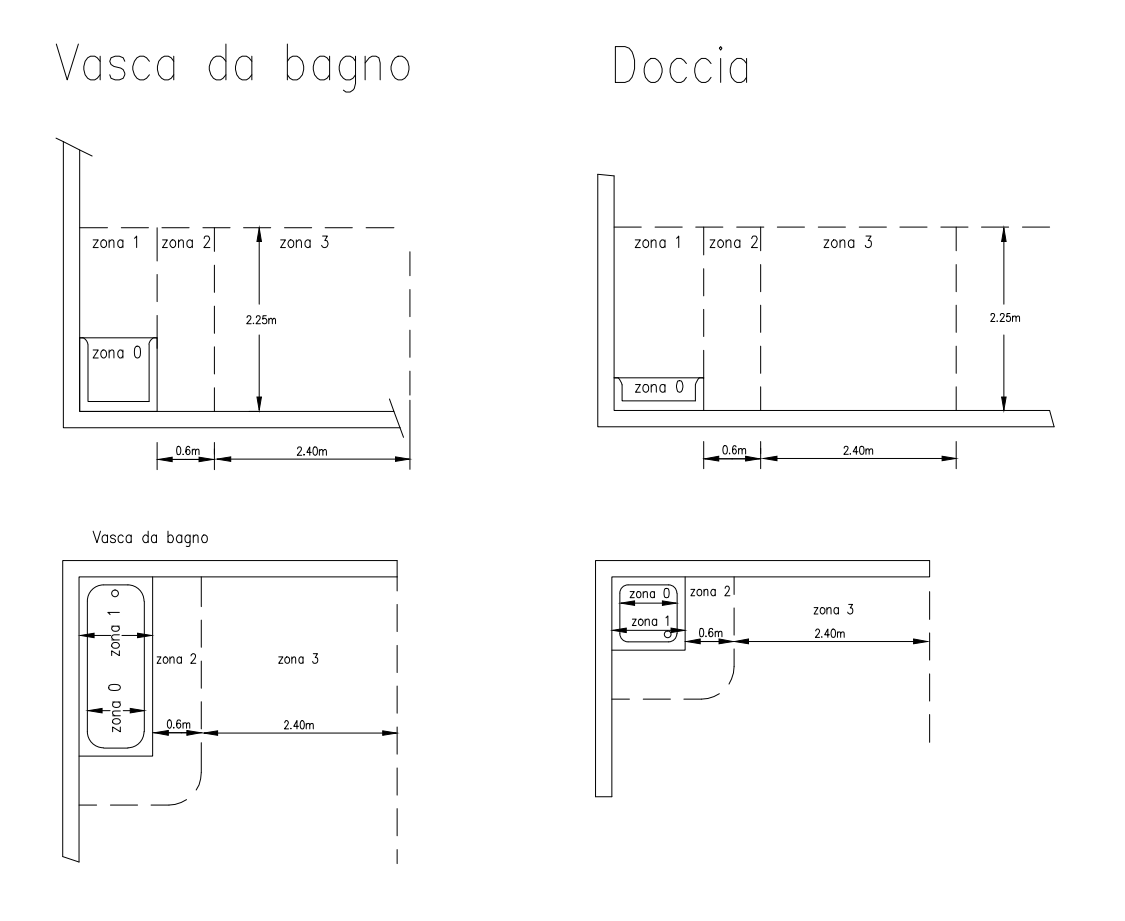

COMMITTENTE



LOCALITA'

COMUNE DI MONCHIO DELLE CORTI - LOC. MONCHIO BASSO

PROGETTO

AMPLIAMENTO ED ADEGUAMENTO NORMATIVO ALLA D.G.R. 564/2000 E S.M.I. DELLA "CASA RESIDENZA PER ANZIANI VAL CEDRA" CON ISTITUZIONE DI N. 3 POSTI DI CURE INTERMEDIE TERRITORIALI E REALIZZAZIONE DI NUOVO CENTRO DI ASSISTENZA ALLA PERSONA.

PROGETTAZIONE

Prog. Architettonico  
Impianti Elettrici  
Impianti Meccanici  
RUP  
Collaboratrice RUP

Livello Progettazione

PROGETTO ESECUTIVO

SDF/Progetto

STATO DI FATTO/PROGETTO

Titolo/N. Elaborato

PIANTA IMPIANTO ELETTRICO PIANO TERRA E PIANO PRIMO - COMPLESSIVO E CLASSIFICAZIONE AI FINI DELLE NORME CEI 64-8

Revisioni

N.	data	descrizione